


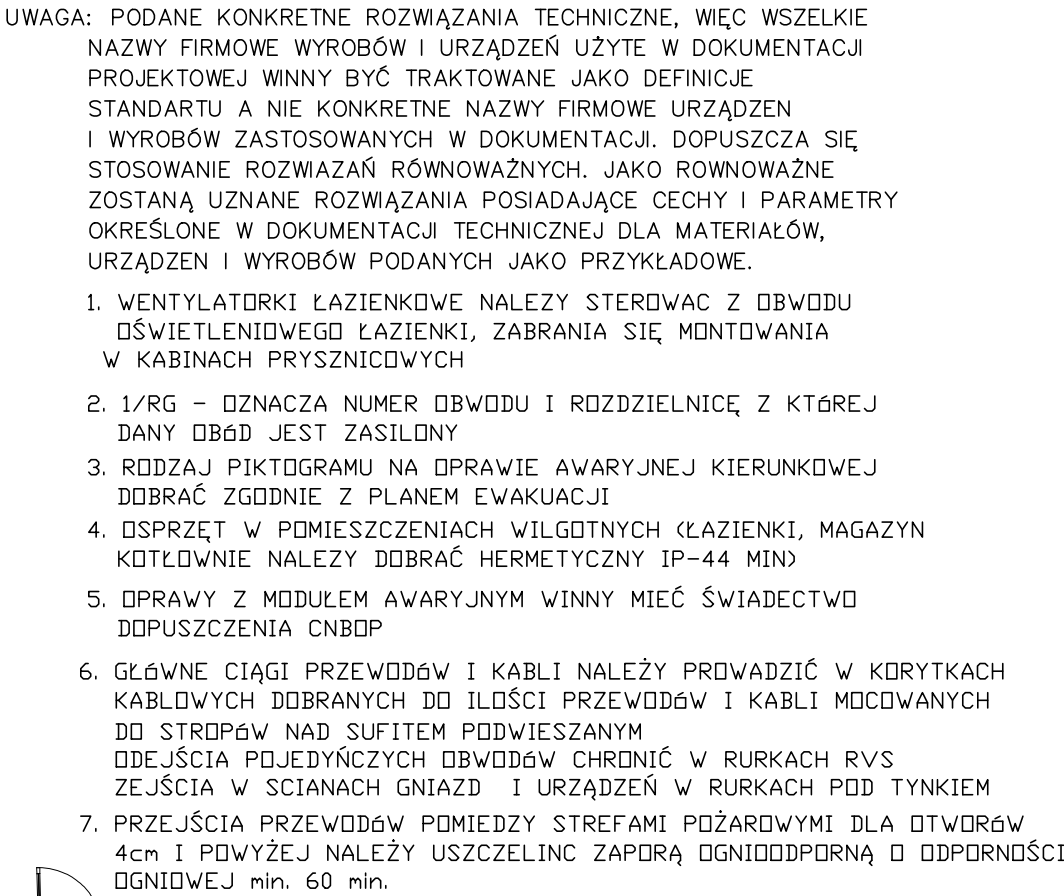

NAZWA INWESTYCJI		PRZEBUDOWA I ROZBUDOWA BUDYNKU DOMU KULTURY W GROCHOWEM			SKALA 1:100
ADRES OBIEKTU:		GROCHOWE DZ. NR 628, 627/4, 627/5, 627/16, 1746/11			
INWESTOR:		GMINA TUSZÓW NARODOWY, 39-332 TUSZÓW NARODOWY 225			NR KW.
PRZEMOVI TYTUŁU		PLAN INSTALACJI ELEKTRYCZNEJ I OŚWIETLENIA - RZUT PARTERU			
SŁ. STANOWISKO		NR. UPRZĄDZENIA		DATA OPRAWY/OWIĄZANIA	
PROJEKTANT NR EGZEM.		POKROWIEC/POWIERZ. nr inż. ANDRZEJ RUDOLF www.andrzejrudolf.pl		04.2023	
SPRAWDZAJĄCY NR EGZEM.		E-708 www.e-708.pl biuro projektowe		04.2023	
BENEFICJ.		STANOWISKO PRACOWNICZE		BUD. POZIOMA BUD. WERTYKALNA BUD. PRZECIĘCZNY U. LINDENHOF 10, 39-300 Krasno Nul. 60 90 219	
ELEKTRYCZNA		Projekt techniczny		GProjekt	